

miasto Gostynin  
 gmina Gostynin  
 powiat gostyniński  
 woj. mazowiecki

**GEOBIS**  
 inż. Krzysztof Szymiś  
 09-500 Gostynin, ul. Kopernika 5/22  
 tel. (0-24) 235 23 91, kom. 0-606 442 149  
 e-mail: szymis@geodezja.pl  
 NIP 971 001 04 75, REGON 611179452


**MAPA DO CELÓW PROJEKTOWYCH**

skala 1:500

Aktualna w granicach opracowania na dzień 19.01.2010r.  
 ark. nr (15-08)24 b-1

wykonawca  
 GEODETA UPRAWNIENY  
 inż. Krzysztof Szymiś  
 Lipc. 10.1962  
 Gostynin 2010-01-19

Nie wyklucza się istnienia w terenie urządzeń podziemnych nie wykazanych na mapie, które nie zostały zgłoszone do inwentaryzacji przed zasypaniem, lub dla których brak informacji w instytucjach branżowych.

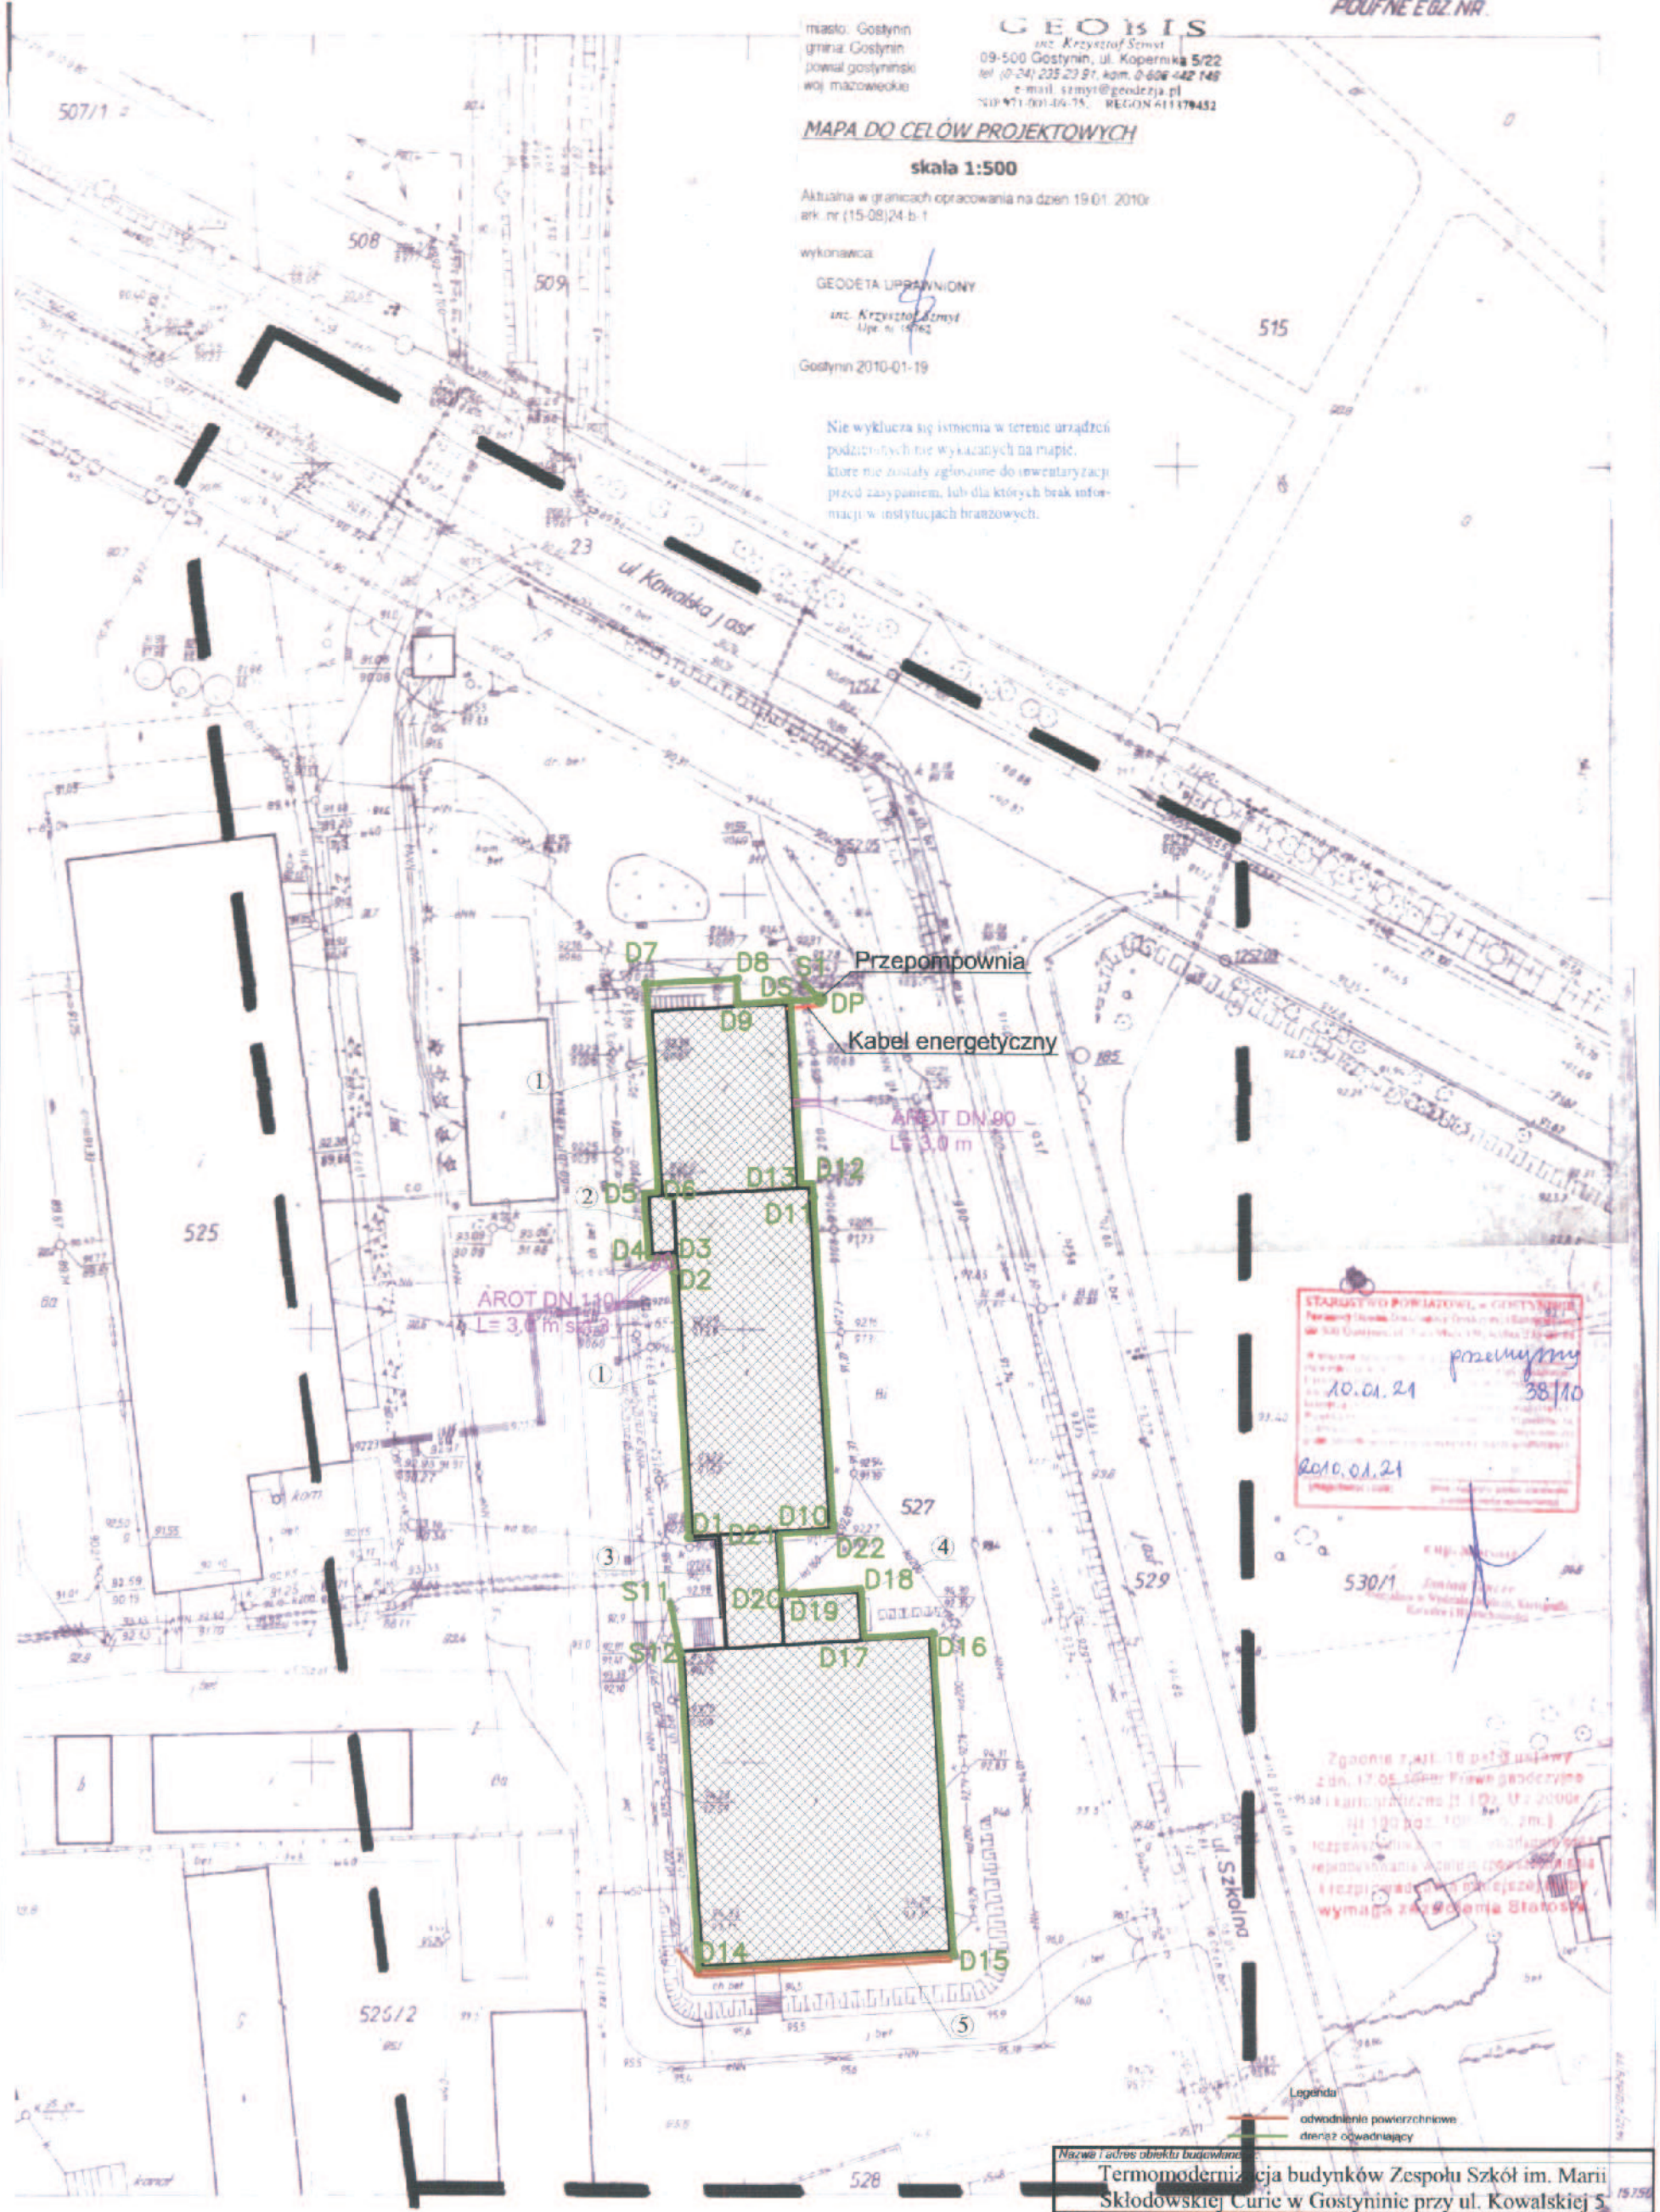

STAROSTWO POWIATOWE w GOSTYNINIE  
 Powiat Gostyniński  
 ul. Sztetna 10, 09-500 Gostynin  
 10.01.21  
 38/10  
 2010.01.21

Zgodnie z art. 18 par. 3 ustawy z dn. 17.08.2004r. Prawa geodezyjne i kartograficzne (Dz. U. z 2004r. Nr 120 poz. 1090, z późn. zm.) rozporządzenia z dnia 12.01.2005r. w sprawie sposobu przeprowadzania robót geodezyjnych i kartograficznych (Dz. U. z 2005r. Nr 10 poz. 1090) wymaga zaopiniowania Starosty.

Legenda  
 - - - - - odwodnienia powierzchniowe  
 - - - - - drenaż odwadniający

**LEGENDA:**  
 Budynki termomodernizowane:  
 1 - Budynek szkoły.  
 2 - Wiatrolap.  
 3 - Łącznik.  
 4 - Wentylatornia.  
 5 - Sala gimnastyczna.

Nazwa i adres obiektu budowlanego Termomodernizacja budynków Zespołu Szkół im. Marii Skłodowskiej Curie w Gostyninie przy ul. Kowalskiej 5			
Nazwa rysunku:	Skala:	Numer rysunku:	
Projekt zagospodarowania terenu.	1:500	1	
Imię i nazwisko projektanta:	Spójność i numer uprawnień: LOD/0810/ POOK/07	Data:	Podpis:
mgr inż. Radosław Janiak	32/00/WŁ	03.2010	
mgr inż. Zbigniew Cebula	68/89	03.2010	
Henryk Kopczyński			