


RZUT PIWNICY

skala 1:100

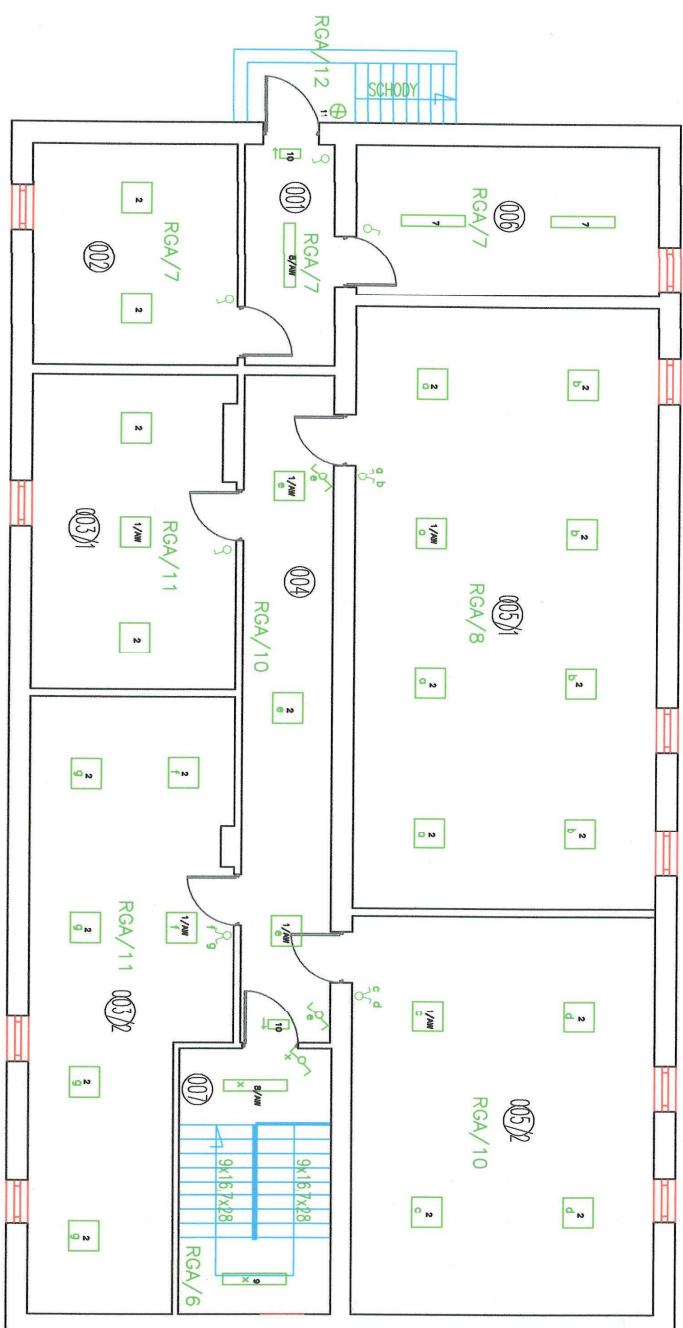

- LUG
- 1/AW 6 * LugClassic n/t PLX IP20 4x18 EVG AW
 - 2 20 * LugClassic n/t PLX IP20 4x18 EVG
 - 7 2 * Roylux 2x36 EVG
 - 8/AW 2 * Roylux Opal 2x36 EVG AW
 - 9 1 * Roylux Opal 2x36 EVG
 - 10 2 * Jupiter
 - 11 1 * BASE 36W

RGA/6 – numer obwodu w rozdzielnii RGA

ZESTAWIENIE POMIESZCZEŃ PIWNICA		
Numer	Opis	Posadzka
001	WIATROZAP	GRES
002	POM. GOSPODARCZE	GRES
003	ARCHIWUM	GRES
004	KORYTARZ	GRES
005	ARCHIWUM	GRES
006	WYMIEJNIKOWNIA	GRES
007	KLATKA SCHODOWA	GRES
SUMA ŁĄCZNA (m2)		257,88

PROJEKT BUDOWLANY

LITERATURA:			
STAROSTWO POWIATOWE W GOSTYNIŃNIE			
09-500 GOSTYŃNIN UL. DŁMOWSKIEGO 13			
Zmiana sposobu użytkowania budynku magazynowego Starostwa Powiatowego w Gostyninie na archiwum wraz z remontem, przebudową, nadbudową, zmianą konstrukcji dachu i termomodernizacją na działce nr ew. 3624/3 przy ul. Polnej w Gostyninie			
przy ul. Polnej w Gostyninie			
Nazwa projektu:		Skala:	Numer projektu:
Plan instalacji oświetleniowej - piwnica		1:100	2
Imię i nazwisko projektanta:		Specjalność i numer uprawnień:	Data:
mgr inż. Dariusz Kubiak		9/94	12-2010
tech. elektryk Grzegorz Leszczyński		69/94/VK	12-2010
Imię i nazwisko sprawdzającego:		Specjalność i numer uprawnień:	Data:
mgr inż. Cezary Kowalewski		22/83	12-2010