


RZUT PIWNICY skala 1:100

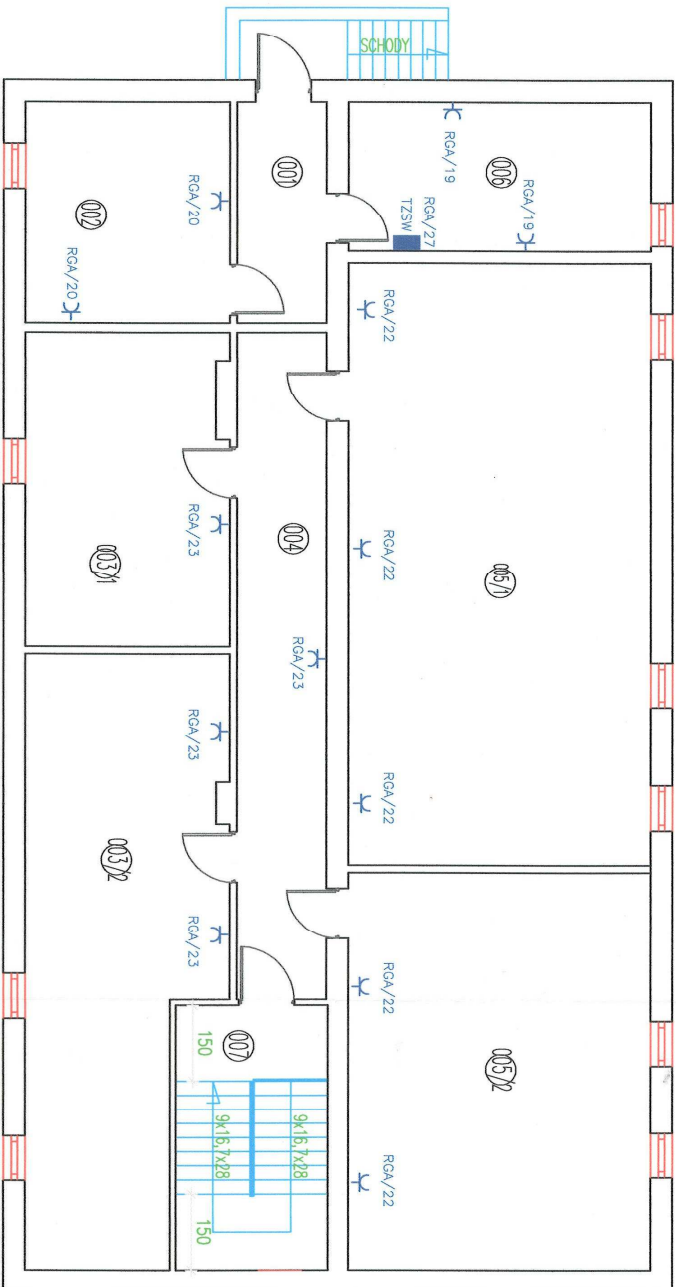



TZSW – Tablica zasłojąco – sterownicza wentylacji
RGA/17 – numer obwodu w rozdzielni RGA

ZESTAWIENIE POMIESZCZEŃ PIWNICY

Numer	Opis	Posadzka	Powierzchnia
001	WATROLAP	GRES	7,73
002	POM. GOSPODARCZE	GRES	17,65
003	ARCHIWUM	GRES	68,03
004	KORYTARZ	GRES	23,38
005	ARCHIWUM	GRES	119,04
006	WYMIENNIKOWNIA	GRES	17,61
007	KLATKA SCHODOWA	GRES	4,44
SUMA ŁĄCZNA (m2)			257,88

PROJEKT BUDOWLANY

INWESTOR:			
STAROSTWO POWIATOWE W GOSTYNINIE			
09-500 GOSTYNIN UL. DŁOWSKIEGO 13			
ADRES OBIEKTU BUDOWLANEGO:			
Zmiana sposobu użytkowania budynku magazynowego Starostwa Powiatowego w Gostyninie na archiwum wraz z remontem, przebudową, nadbudową, zmianą konstrukcji dachu i termomodernizacją na działce nr ew. 3624/3 przy ul. Polnej w Gostyninie			
NAZWA PROJEKTU:		SKALA:	NUMER RYSUNKU:
Plan instalacji gniazd wtyczkowych - piwnica		1:100	4
IMIĘ / NAZWISKO PROJEKTANTA:	SPECJALNOŚĆ I NUMER UPOWNIWAŃ:	DATA:	PODPIS:
mgr inż. Dariusz Kubiak	9/94	12-2010	
IMIĘ / NAZWISKO SPRAWDZAJĄCEGO:	SPECJALNOŚĆ I NUMER UPOWNIWAŃ:	DATA:	PODPIS:
tech. elektryk Grzegorz Leszczyński	69/94/WŁ	12-2010	
mgr inż. Cezary Kowalewski	22/83	12-2010	