


RZUT DACHU skala 1:100

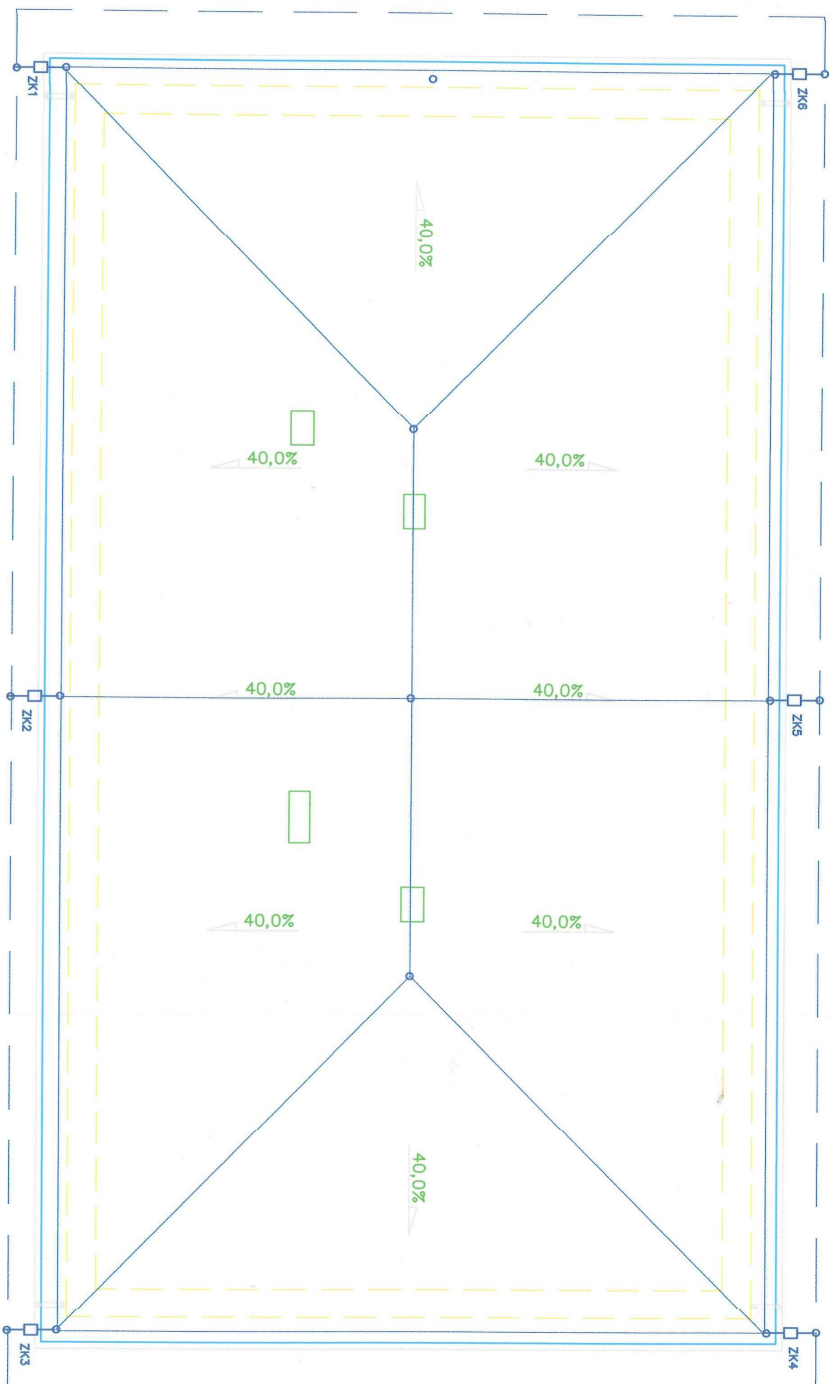

PROJEKT BUDOWLANY

INWENIAR

STAROSTWO POWIATOWE W GOSTYŃNIE
09-500 GOSTYŃNIN UL. DMOWSKIEGO 13

Zmiana sposobu użytkowania budynku magazynowego Starostwa Powiatowego w Gostyninie na archiwum wraz z remontem, przebudową, nadbudową, zmianą konstrukcji dachu i termomodernizacją na działce nr ew. 3624/3 przy ul. Polnej w Gostyninie

Nazwa wyzniku:	Skala:	Nazwa rysunku:
Plan instalacji odgromowej	1:100	7
Imię / nazwisko projektanta:	Specjalność / numer uprawnień:	Data:
mgr inż. Dariusz Kubiak	9/94	12-2010
tech. elektryk Grzegorz Leszczyński	69/94/WŁ	12-2010
Imię / nazwisko sprawdzającego:	Specjalność / numer uprawnień:	Data:
mgr inż. Cezary Kowalewski	22/83	12-2010